



RESERVA DE ENCOMENDA
DIMO - DIVISÃO DE ADMINISTRAÇÃO DOS IMÓVEIS
Grupo de Trabalho de Acompanhamento das Obras de Ampliação da Infraestrutura Imobiliária do TCE

ARQUITETURA
PROJETO DE ARQUITETURA/REFORMA DO AUDITÓRIO DO EDP NILO COELHO, COPA, BANCO BRASILEIRO, POSTO MÉDICO E WCS DO PAVIMENTO 1º PANT

P.03/13

PLANTA BAIXA FINAL ESCALA: 1/50 JUNHO 2016 Finalizado 22/08/2016

PROJETISTAS
EMANUEL ALVES DE ALMEIDA
MARIA HELENA M. PEREIRA DE ANDRADE - CAU Nº 48077-3 emanuel@tce.pe.gov.br mariahelema@tce.pe.gov.br

ESTRUTURAS
Danilo Lima Onório Passos
CRISTIANE SANTOS TAVARES

PROJETOS DE INTERIORES

NOTA 01 - em 22/08/2016

Conter colas na obra.



Qualquer dimensão diferente deverá ser informada aos responsáveis e arquitetos.

Assim como, todo imprimeveto ou divergência de projeto que surgir deverá ser informado e submetido aos responsáveis e arquitetos.

Todos os materiais especificados deverão ter amostra para aprovação antes de sua aplicação.

NOTA 02 - em 22/08/2016

Toda a especificação do gesso do auditório encontra-se no projeto de acústica, anexo.

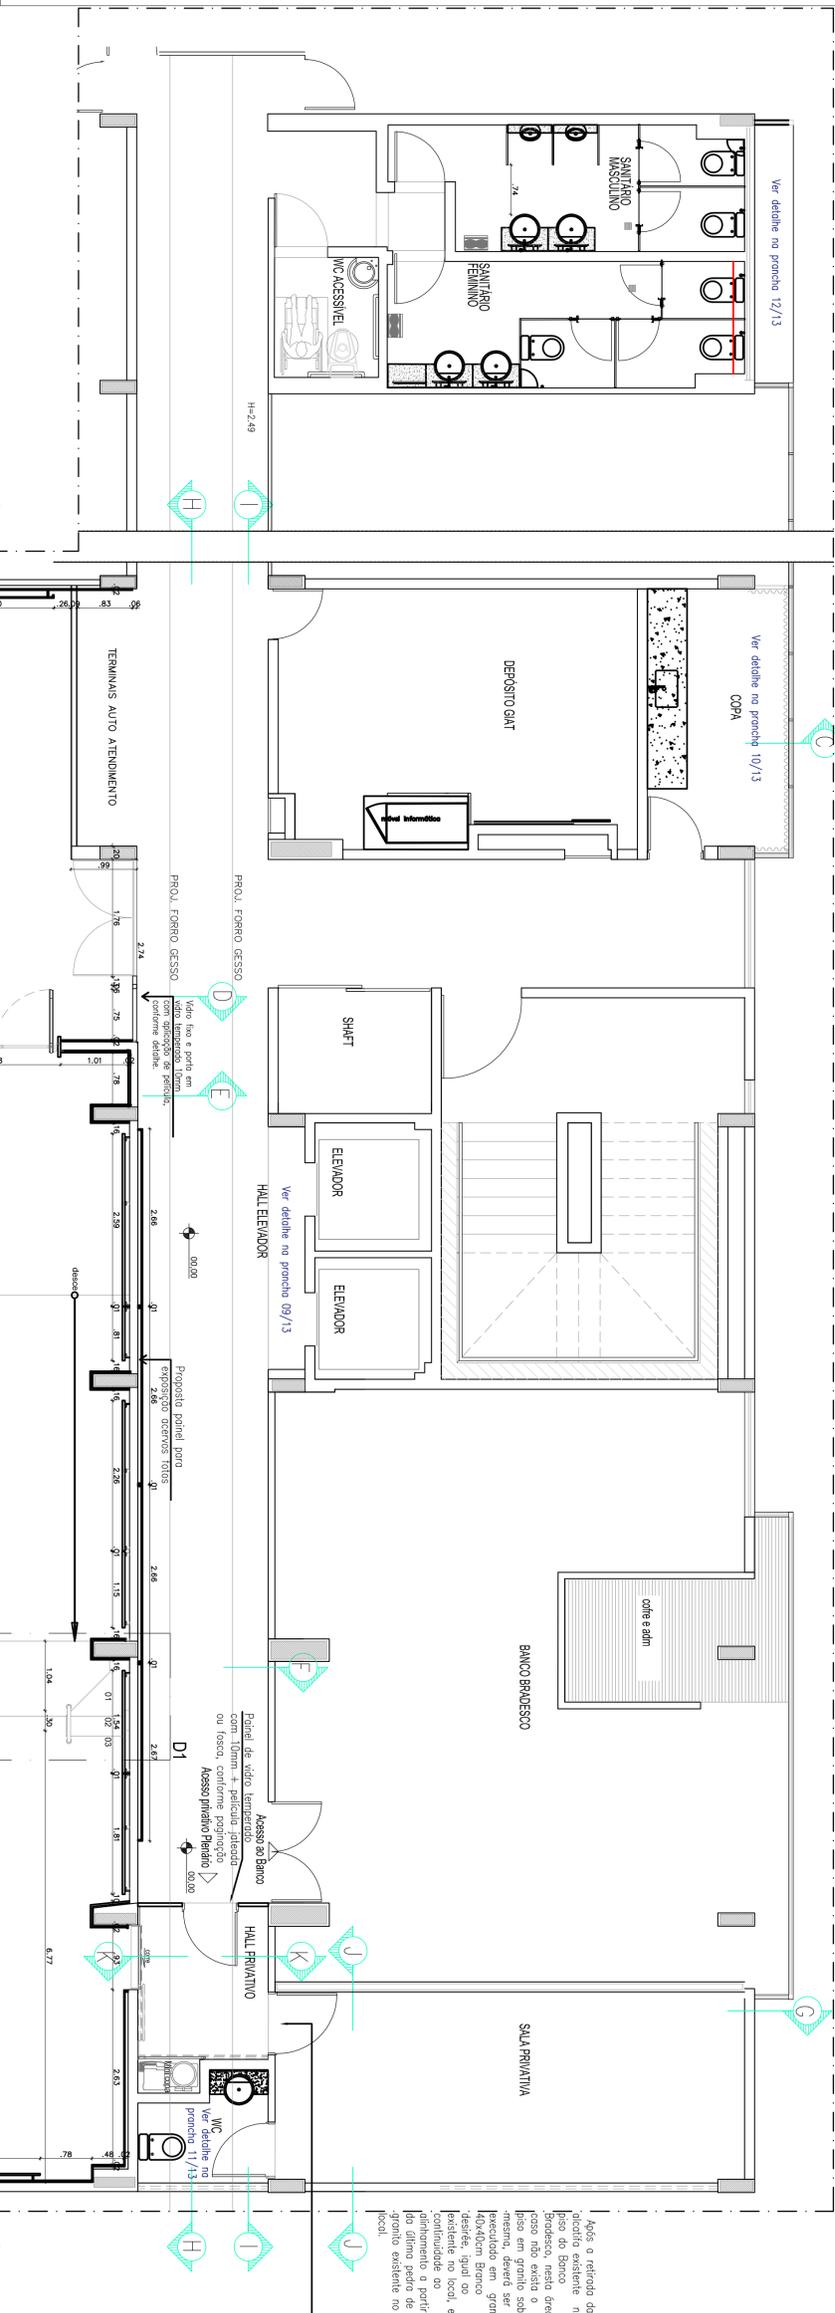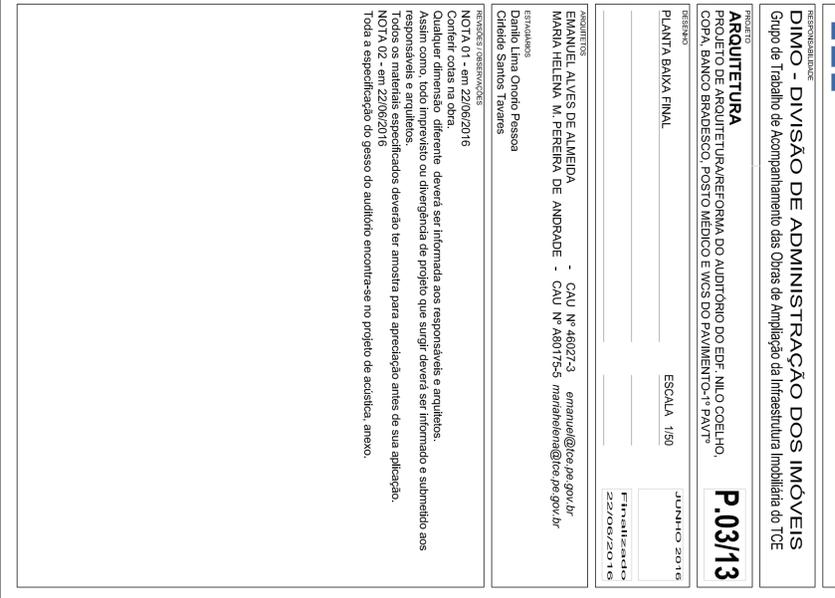

- P 01/13- PLANTA BAIXA DEMOLIÇÃO E CONSTRUÇÃO
- P 02/13- PLANTA BAIXA DEMOLIÇÃO E CONSTRUÇÃO DE GESSO
- P 03/13- PLANTA BAIXA FINAL
- P 04/13- PLANTA BAIXA DE LAY OUT
- P 05/13- CORTES A-B-B-C-C-D-D-E-E-F-F e G-G -REFORMA
- P 06/13- CORTES H-H-I-I e J-J -REFORMA
- P 07/13- CORTES A-A-B-B-C-C-D-D-E-E-F-F e G-G
- P 08/13- CORTES H-H-I-I e J-J
- P 09/13- PALCO AUDITÓRIO e PAINEL FRONTAL ELEVADOR
- P 10/13- POSTO MÉDICO E COPA
- P 11/13- WC PRIVATIVO
- P 12/13- REFORMA WC GERAL DO PAVIMENTO
- P 13/13- PONTOS DE LUZ COPA, POSTO MÉDICO, WC GERAL HALL, SALA E WC PRIVATIVOS

AUDITÓRIO:
LUMINÁRIAS COM RELETOR ALTO-BRILHO E LUMENS PARALELOS ANTIREFLETANTES, PARA EVITAR CANTOS, ESPAÇOS COM SOMBRAS E OBRSCURISMO DA REJA DE PROJEÇÃO.
PREVER SISTEMA DE ILUMINAÇÃO DIFERENCIAL E SEPARADA EM GRUPOS E O UMIANO DE ILUMINAÇÃO DE 300LUX

SISTEMA DE ILUMINAÇÃO INTERIORES, QUE PODE SER COMPONTO DE ILUMINAÇÃO DE CONTOURO E DE PISO, ILUMINAÇÃO DE PAVIMENTO E ILUMINAÇÃO MINIMA DE 300 LUX, EXCETO PELAS ÁREAS BRASILEIRAS PARA A PALETA

OBSERVAÇÕES:
AS PORTAS SERÃO DE MADEIRA DO TIPO EMI DE 1ª QUALIDADE, REVESTIDAS COM OS ACABAMENTOS INDICADOS NO PROJ. DE ARQUITETURA, GRANDES EM MADEIRA DE FENÓLICAS DE ELEGIR, TIPO ALAMANDA.
LA FONTE: FECHADURA LINHA ARCHITECT INOX CI 892
PAINEL DE VÍDEO TEMPERADO COM TOMA + PAINEL JÁBADA OU PAINEL DE VÍDEO TEMPERADO COM TOMA + PAINEL JÁBADA
CORRUBO: FECHADURA TIPO BICO DE PAPAÇO - REF 222NS, ACABAMENTO ACRILICO, CNA -028, PARA PORTA DE CORRER.
PISO: LINHA CONCEPT MODELO " 47", ACABAMENTO INOX ESCOVADO OU LINHA ECONOX MODELO LINHA, ACABAMENTO INOX ESCOVADO OU LINHA ECONOX MODELO LINHA, ACABAMENTO INOX ESCOVADO OU LINHA ECONOX MODELO LINHA, ACABAMENTO INOX ESCOVADO
E AS DOBRADILHAS EM LAMINADO E PAVOS COM PARELHOS DE LAMINADO
FIVADORES DE ALUMINIO, TIPO TUBULAR, 30CM, A SEREM USADOS NA PORTA INTERNA DO HALL PRINCIPAL PARA O PAVILÃO AMBOS OS LADOS, NA PORTA DO ESCURRILHOS PELOS ARQUITETOS RESPONSÁVEIS.
OBS: AS FECHADURAS PARA OS WCS GERAL DO PAVIMENTO DAS PORTAS DE ENTRADA, A DA COPA DO ANDAR E DO POSTO MEDICO PODERAO SER IGUAIS AS EXISTENTES NO LOCAL.
VÍDEO E PAINEL EM VÍDEO TEMPERADO DE 10MM COM APLICAÇÃO DE PELÍCULA NO FORRER



LEGENDA	
	LUMINÁRIA EXISTENTE
	LUMINÁRIA NOVA
	LUMINÁRIA DO AUDITÓRIO

