

RESPONSABILIDADE
DIMO - DIVISÃO DE ADMINISTRAÇÃO DOS IMÓVEIS
Grupo de Trabalho de Acompanhamento das Obras de Ampliação da Infraestrutura Imobiliária do TCE

PROJETO: **ARQUITETURA**
PROJETO DE ARQUITETURA/REFORMA POSTO MÉDICO, SALA SEGURANÇA E RECEPÇÃO- EDF NILO COELHO E DOM HÉLDER-TÉRREO **P.02/04**

ESTAGIÁRIOS
Karoline Lima Nascimento
Camilla Maria do Nascimento

REVISÕES / OBSERVAÇÕES
NOTA 01 - em 09/02/2017
Conferir cotas na obra.
Qualquer dimensão diferente deverá ser informada aos responsáveis e arquitetos.
Assim como, todo imprevisto ou divergência de projeto que surgir deverá ser informado e submetido aos responsáveis e arquitetos.
Todos os materiais especificados deverão ter amostra para apreciação antes de sua aplicação.



ARQUITETOS
EMANUEL ALVES DE ALMEIDA - CAU Nº 46027-3 emanuel@tce.pe.gov.br
MARIA HELENA M. PEREIRA DE ANDRADE - CAU Nº A80175-5 mariahelena@tce.pe.gov.br

REVISÃO: 03/04/2017
Finalizado


PLANTA BAIXA PONTOS DE LUZ, PONTOS HIDRAULICOS, ESCALA 1/50
PONTOS ELÉTRICOS, CORTES E DETALHAMENTO



PLANTA BAIXA - Pontos de luz
ESCALA 1/50

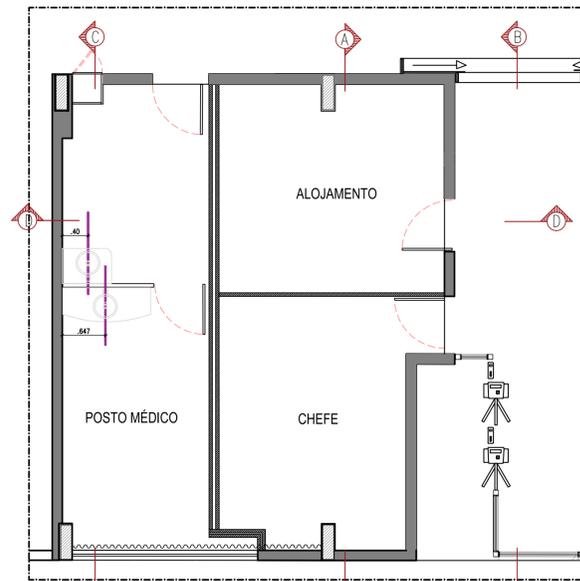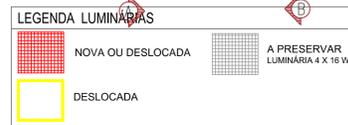


PLANTA BAIXA - Pontos hidráulicos
ESCALA 1/50

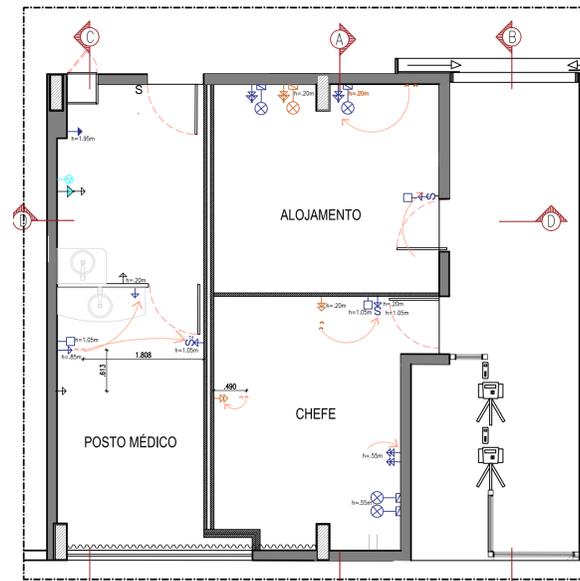


PLANTA BAIXA - Pontos elétricos
ESCALA 1/50


LEGENDA - PONTOS NOVOS	
→	TOMADA ALTA
→	TOMADA MÉDIA
→	TOMADA BAIXA
→	TOMADA COMPUTADOR - TRÊS PINOS (C/ FIO TERRA)
→	TOMADA P/ AR CONDICIONADO
→	INTERRUPTOR SIMPLES
S	INTERRUPTOR SIMPLES
S	INTERRUPTOR 01,02,03 ou 04 SEÇÕES
→	ENTRADA DE SOM
→	ENTRADA DE SOM
LEGENDA - PONTOS EXISTENTES	
→	QUADRO MEDIDOR SIMPLES
→	QUADRO DISTRIBUIDOR DE LUZ
→	PONTO DE DADOS
→	TOMADA BAIXA
→	TOMADA ALTA
→	TOMADA MÉDIA
→	TOMADA COMPUTADOR - TRÊS PINOS (C/ FIO TERRA)
→	ENTRADA DE SOM
S	INTERRUPTOR SIMPLES
S	INTERRUPTOR 01,02,03 ou 04 SEÇÕES
→	LOCAL DO PONTO EXISTENTE DESLOCADO

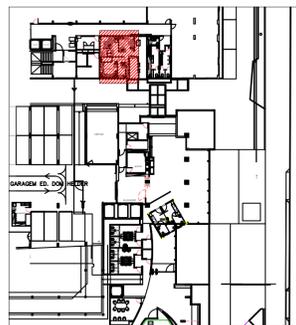


LOCALIZAÇÃO DO AMBIENTE

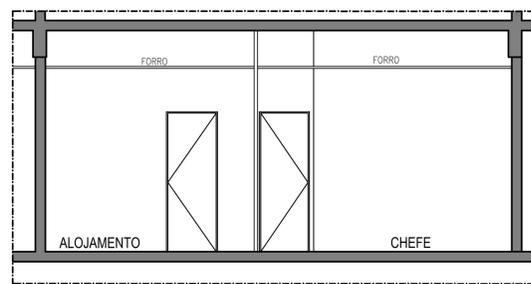


CORTE AA - POSTO MÉDICO e SEGURANÇA
ESCALA 1/50

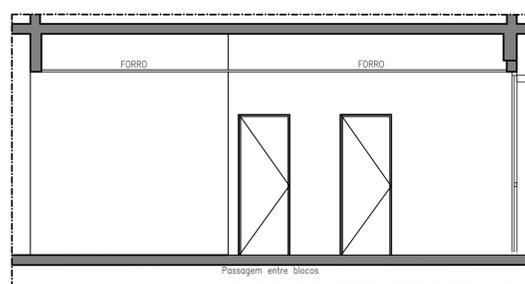


CORTE BB - POSTO MÉDICO e SEGURANÇA
ESCALA 1/50

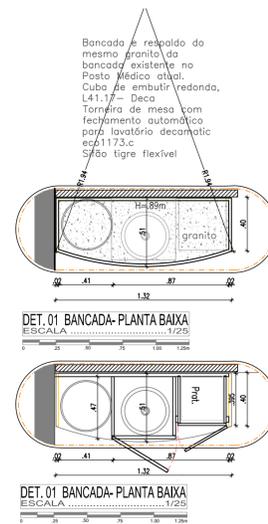


DET. 01 BANCADA-PLANTA BAIXA
ESCALA 1/25

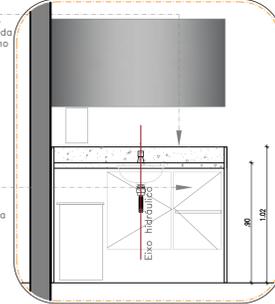


DET. 01 BANCADA-ELEVAÇÃO
ESCALA 1/25

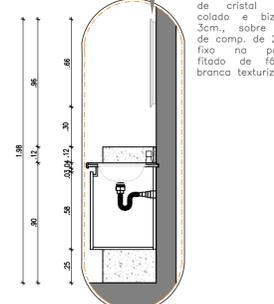


DET. 01 BANCADA-CORTE
ESCALA 1/25

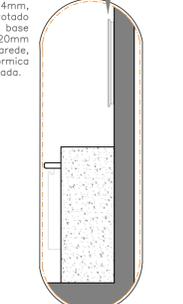


DET. 01 BANCADA-ELEV.LAT.
ESCALA 1/25

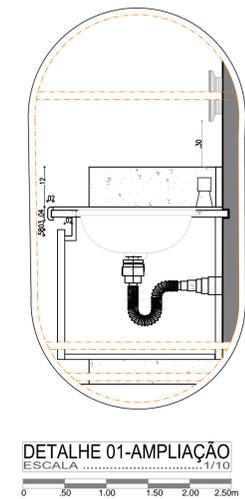


DETALHE 01-AMPLIAÇÃO
ESCALA 1/10

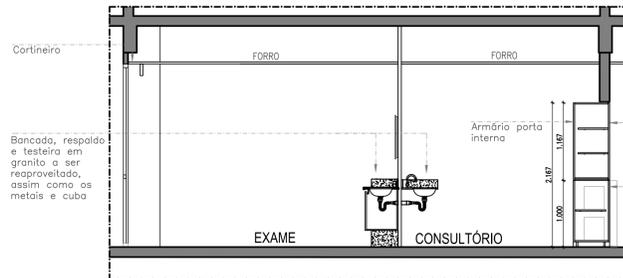


CORTE CC - POSTO MÉDICO e SEGURANÇA
ESCALA 1/50

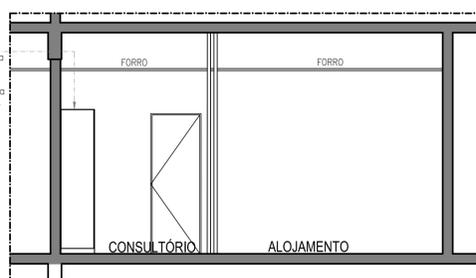


CORTE DD - POSTO MÉDICO e SEGURANÇA
ESCALA 1/50

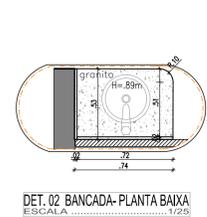


DET. 02 BANCADA-PLANTA BAIXA
ESCALA 1/25

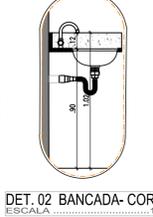


DET. 02 BANCADA-CORTE
ESCALA 1/25

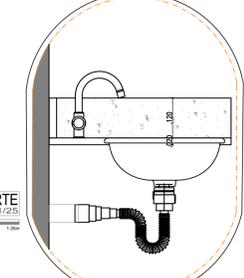


DETALHE 02-AMPLIAÇÃO
ESCALA 1/10

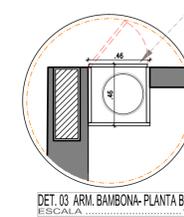

DET. 03 ARM. BAMBONA-PLANTA BAIXA
ESCALA 1/25

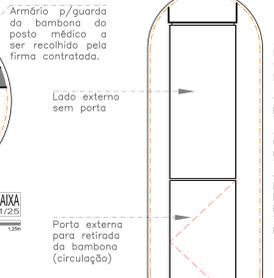

DET. 03 ARM. BAMBONA-ELEVAÇÃO (CIRCULAÇÃO)
ESCALA 1/25

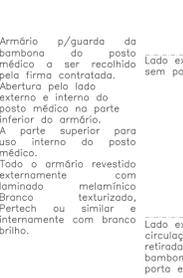

DET. 03 ARM. BAMBONA-CORTE
ESCALA 1/25