




PLANTA BAIXA - INTERIOR DO TANQUE
DISPOSIÇÃO DA ÁRVORE INFERIOR
ESCALA 1/20

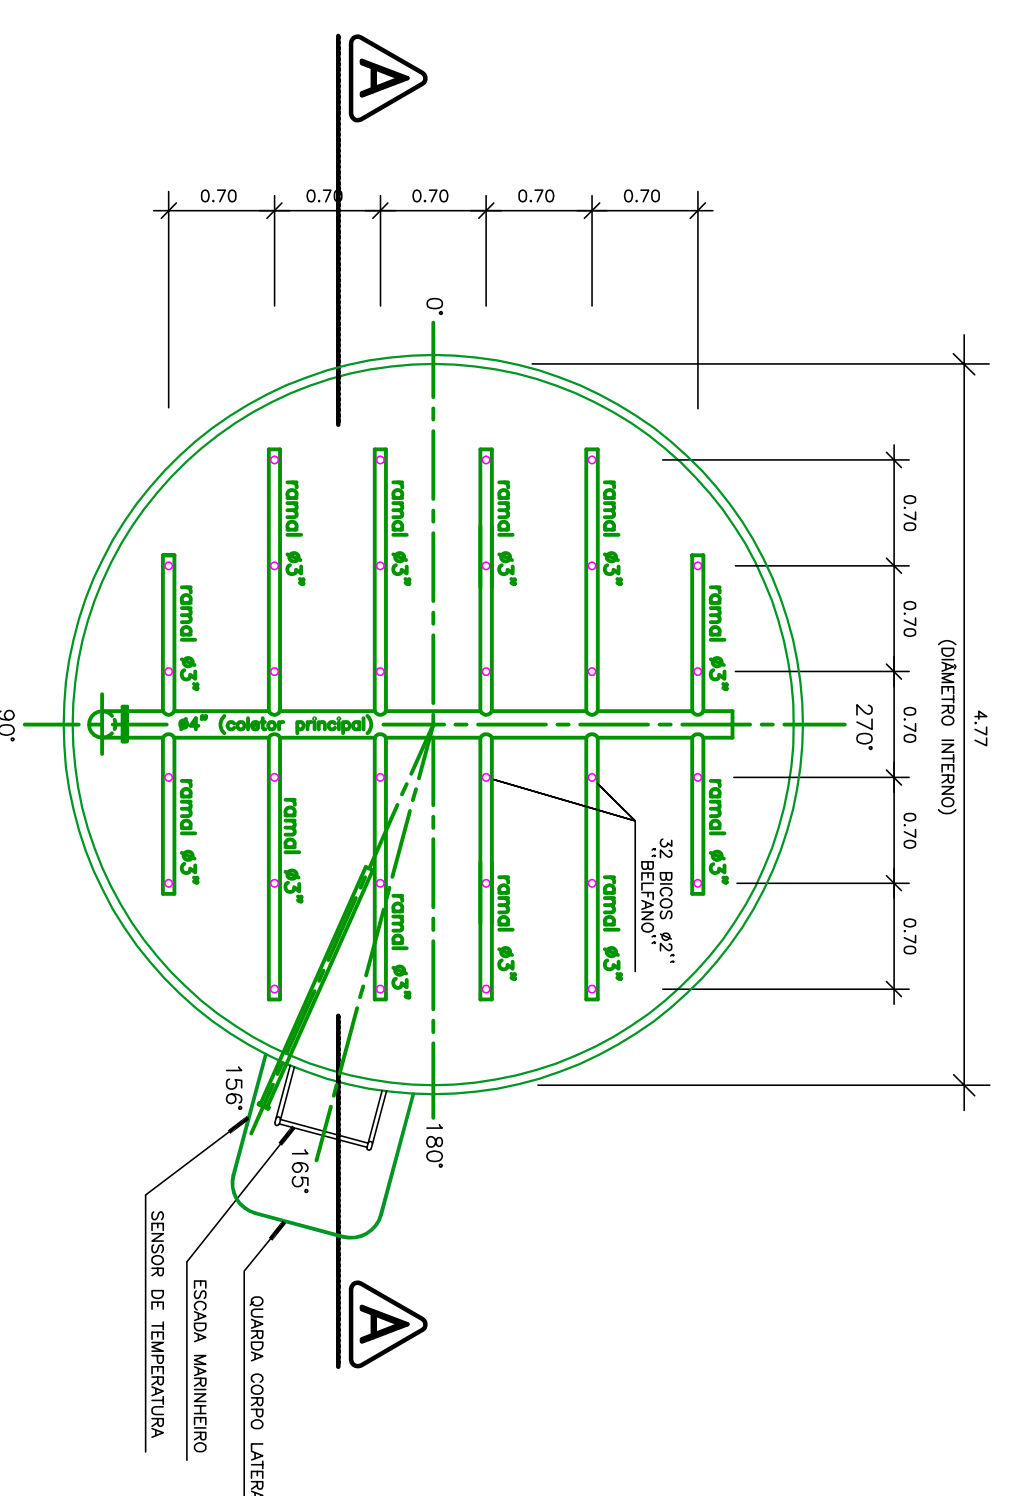


PLANTA BAIXA - INTERIOR DO TANQUE
DISPOSIÇÃO DA ÁRVORE SUPERIOR
ESCALA 1/20

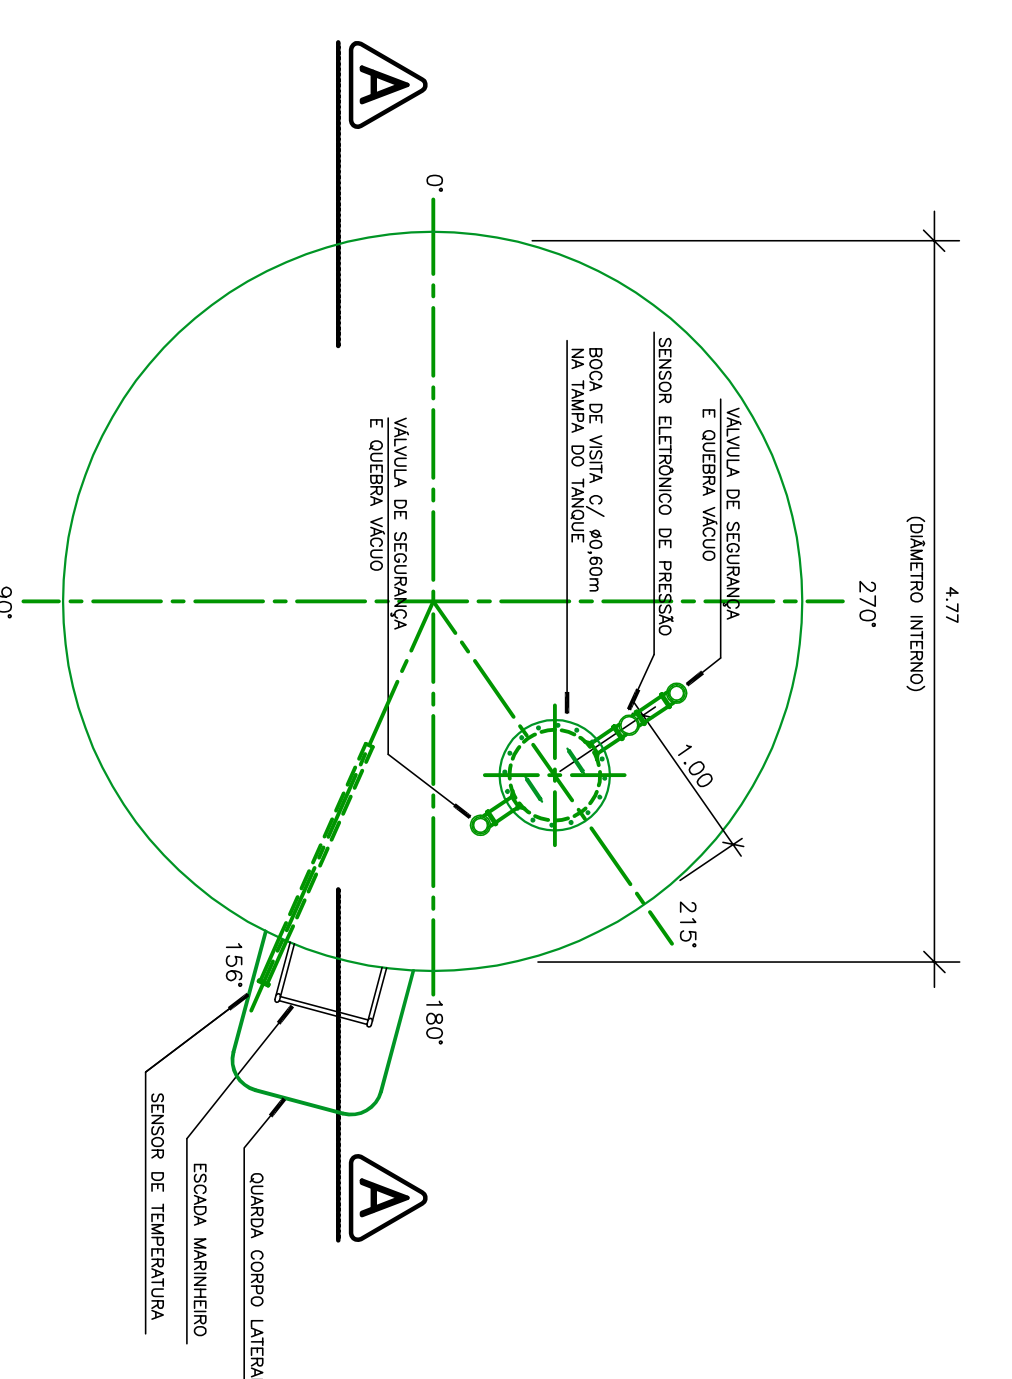


PLANIFICAÇÃO DO TANQUE (VISTA DO TOPO)
ESCALA 1/20

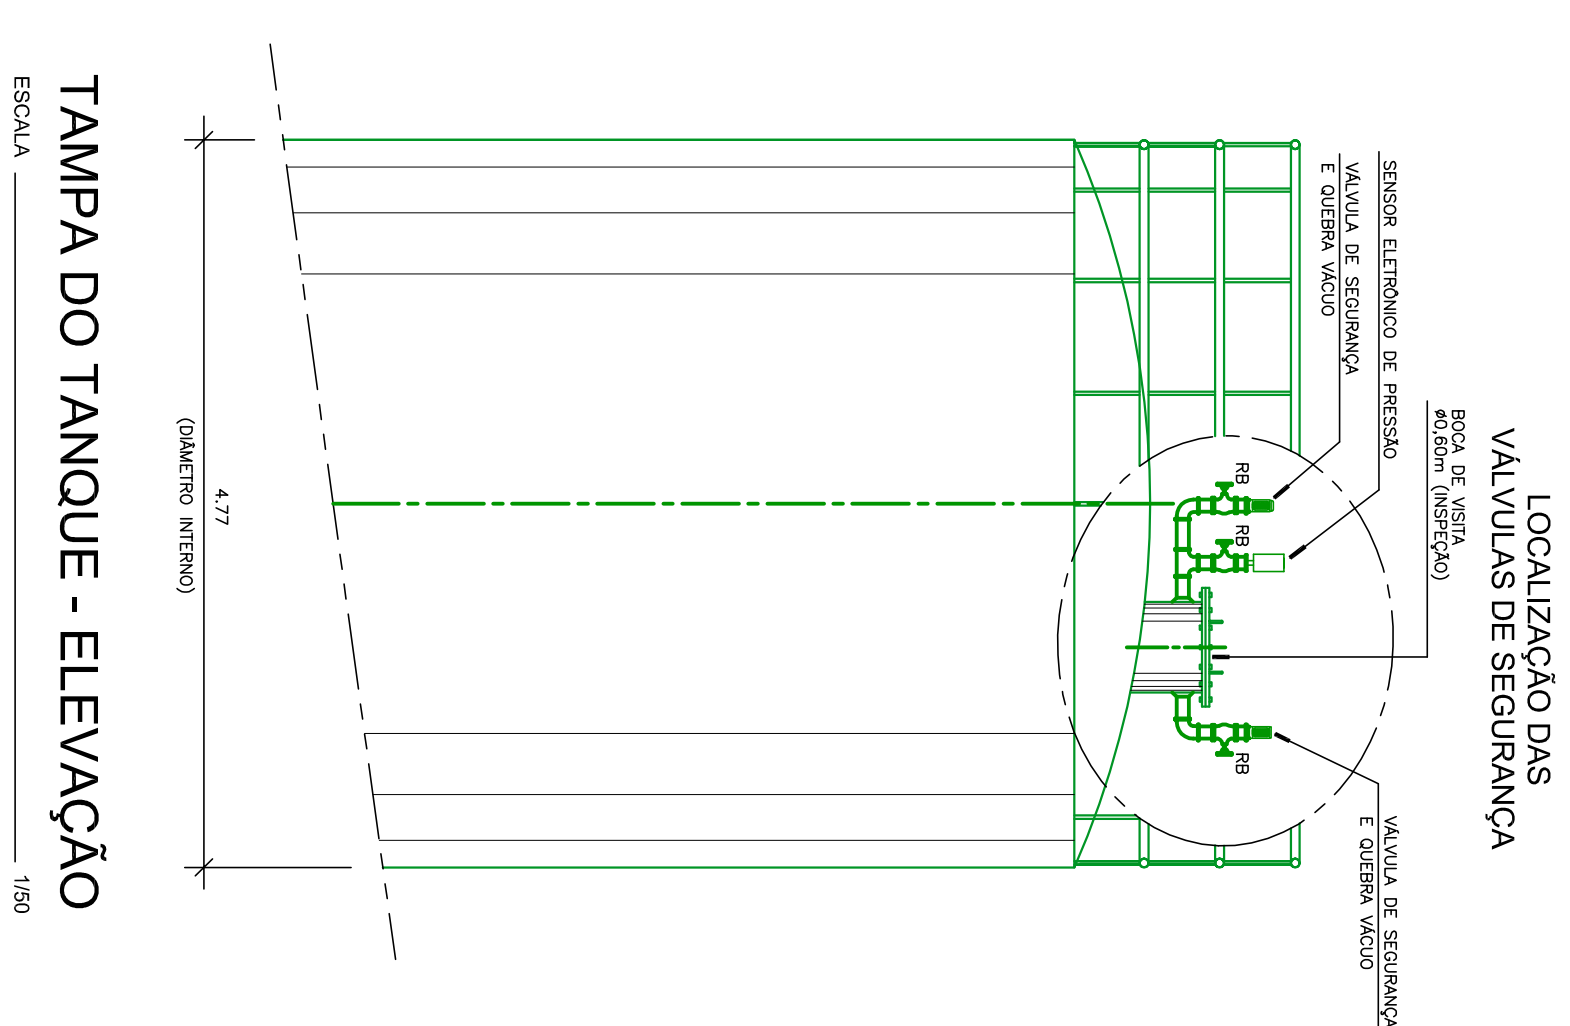


LOCALIZAÇÃO DAS
VALVULAS DE SEGURANÇA
ESCALA 1/20

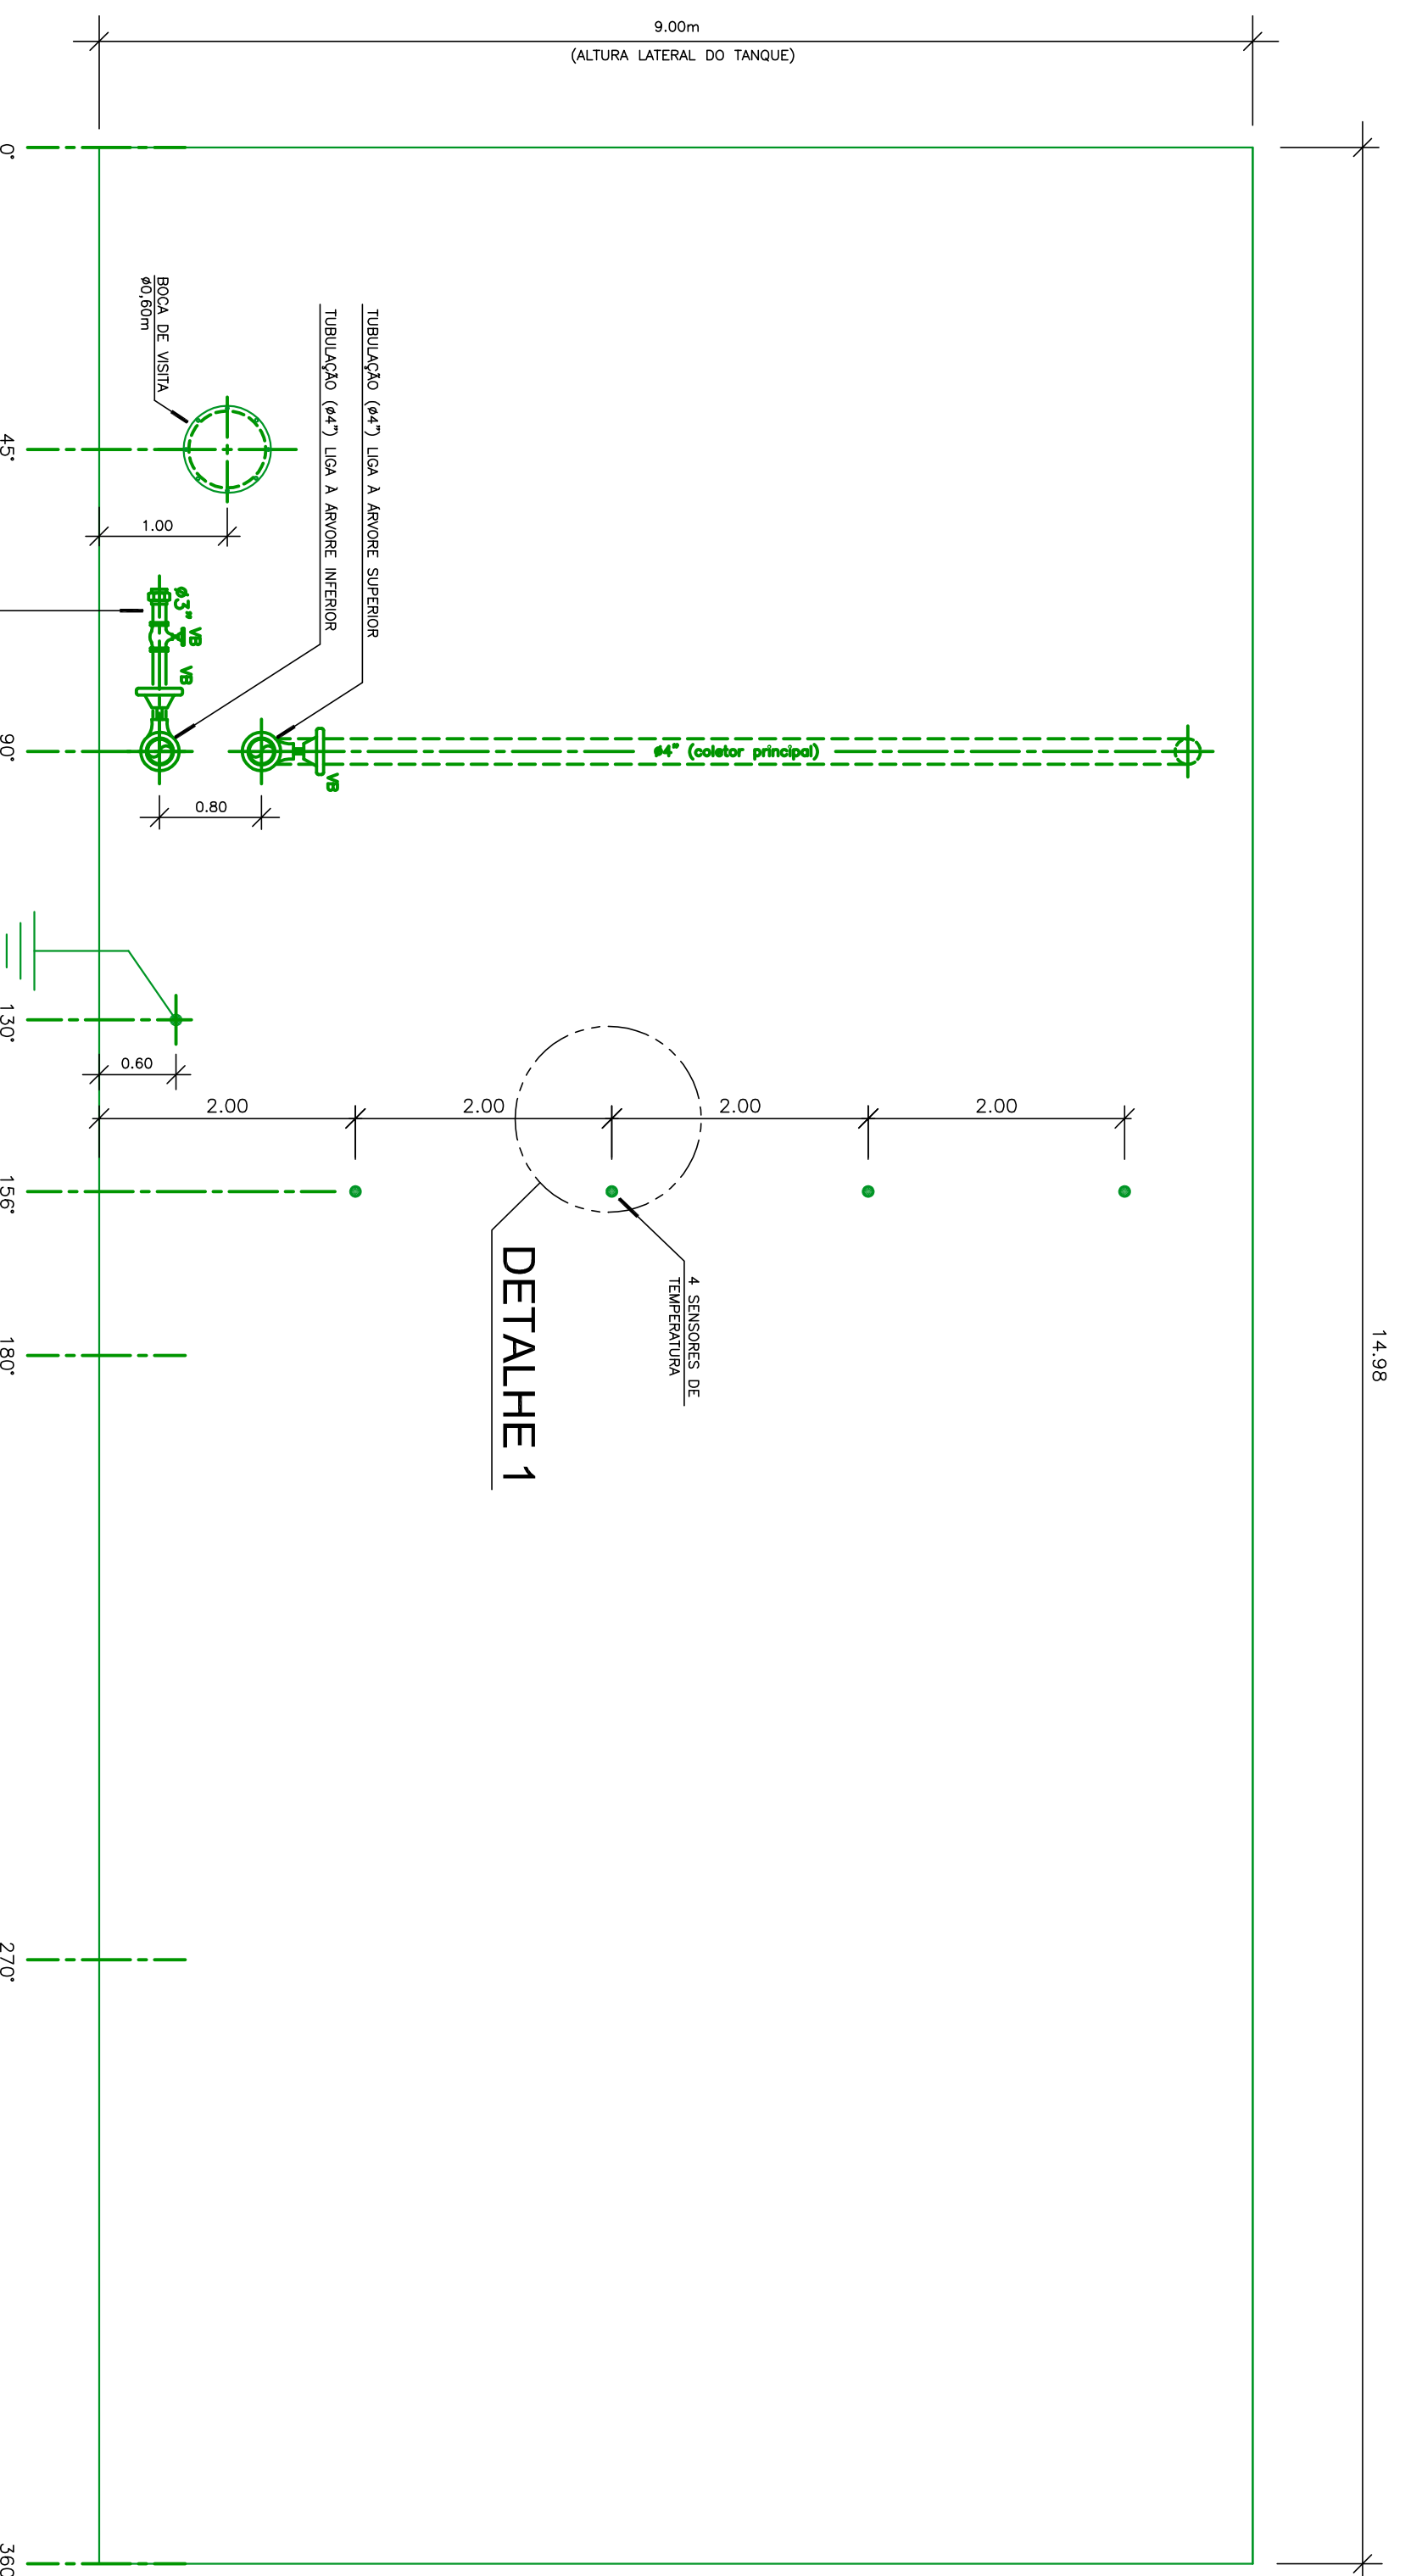


PLANIFICAÇÃO DO TANQUE (ELEV. LATERAL EXPANDIDA)
ESCALA 1/20

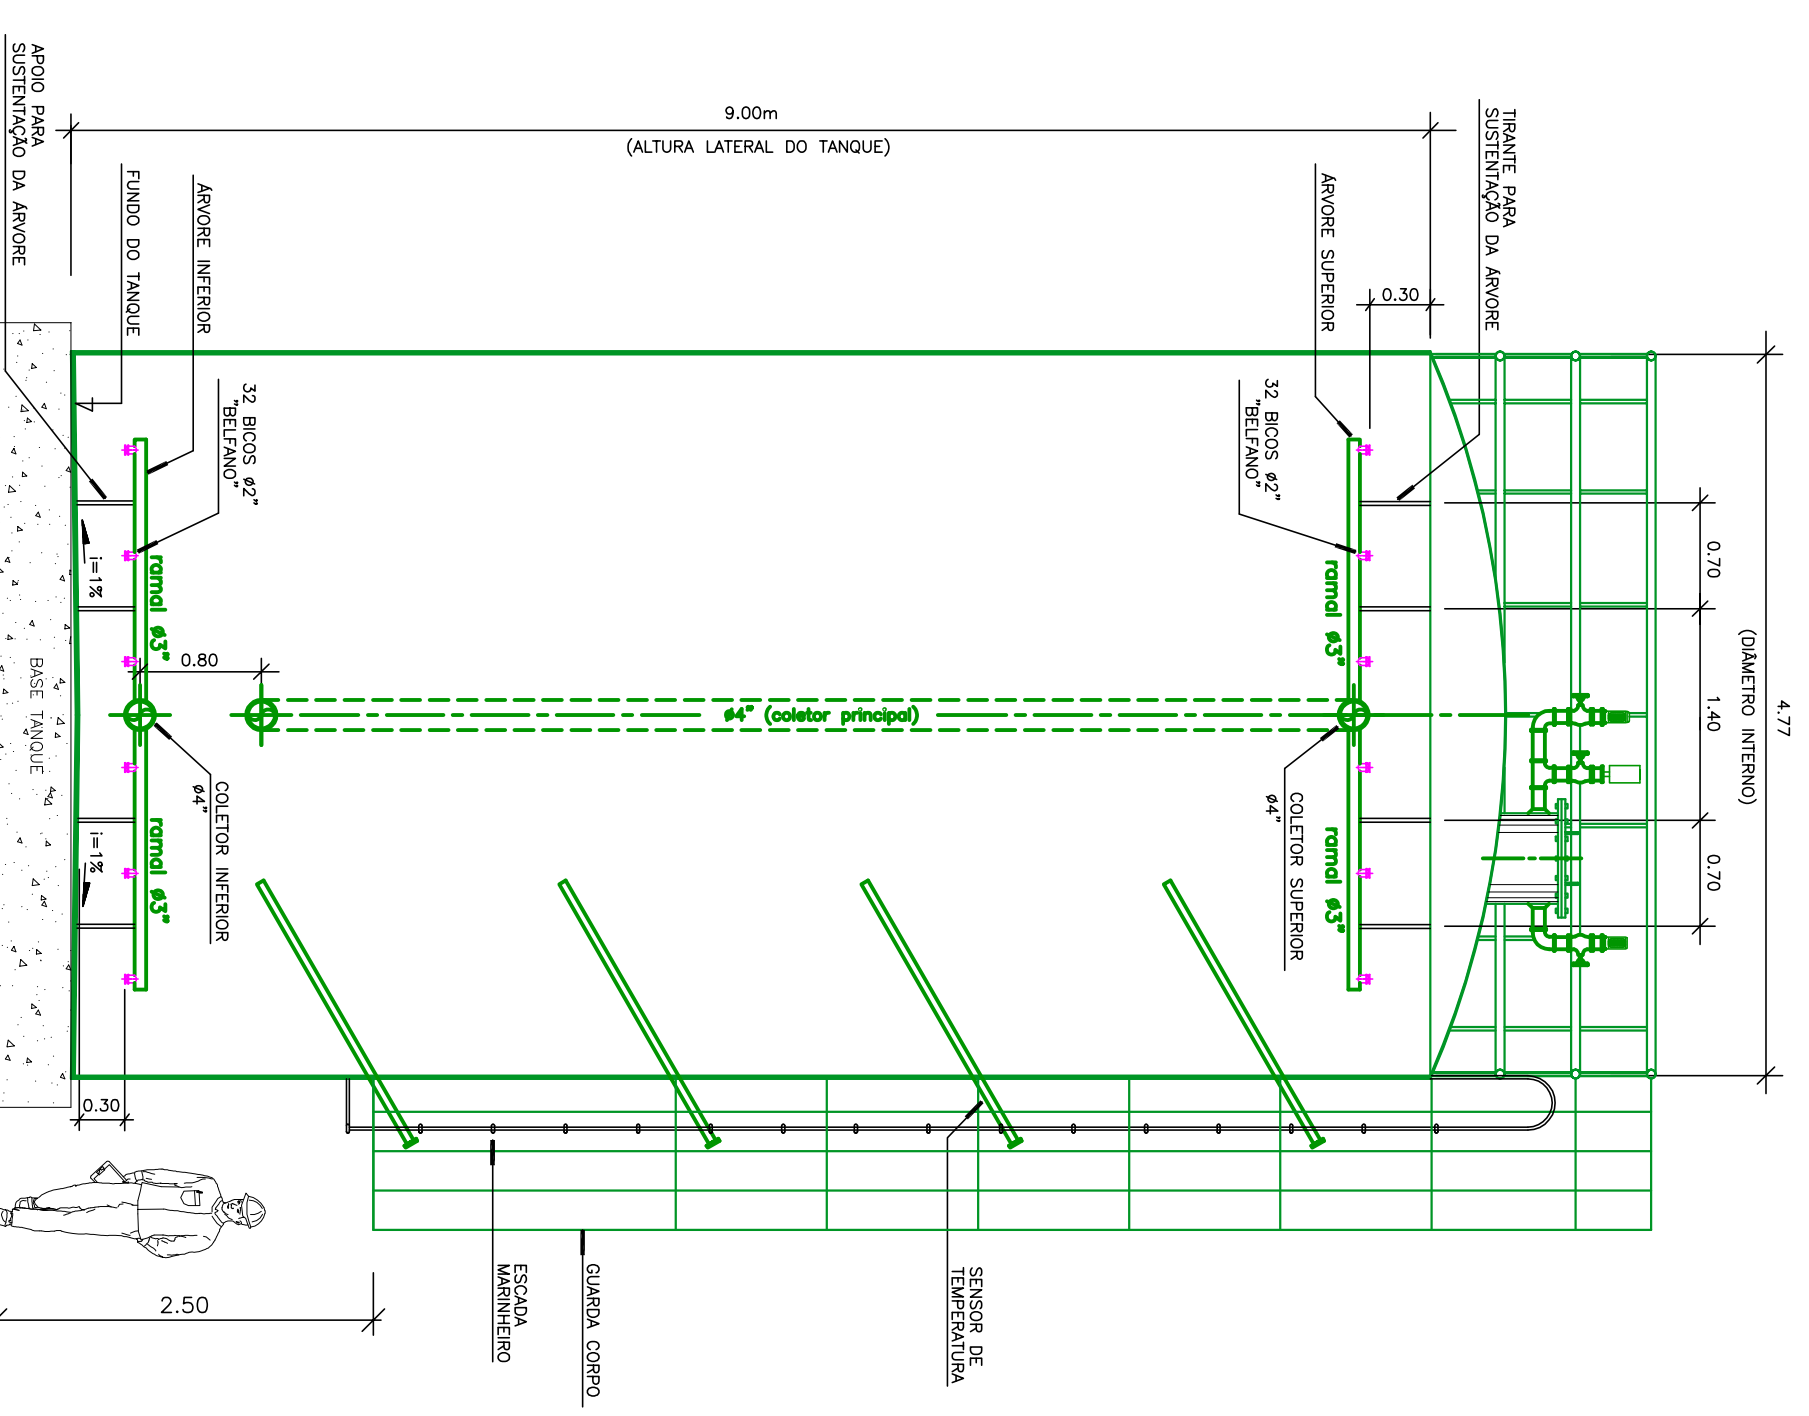


CORTE AA
ESCALA 1/20

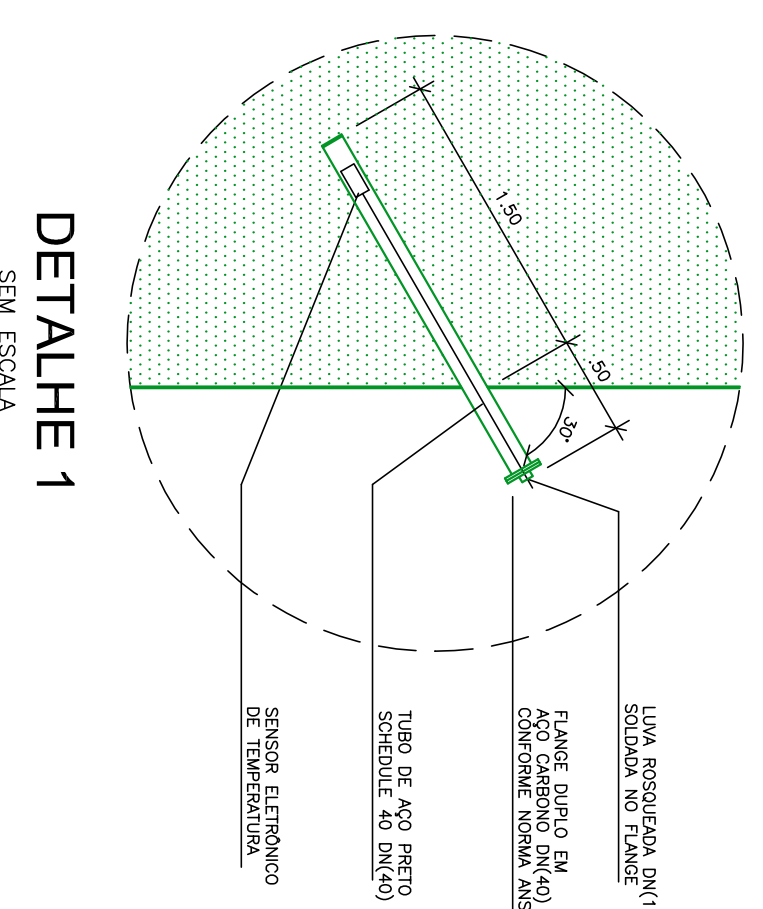

DETALHE 1
SEM ESCALA

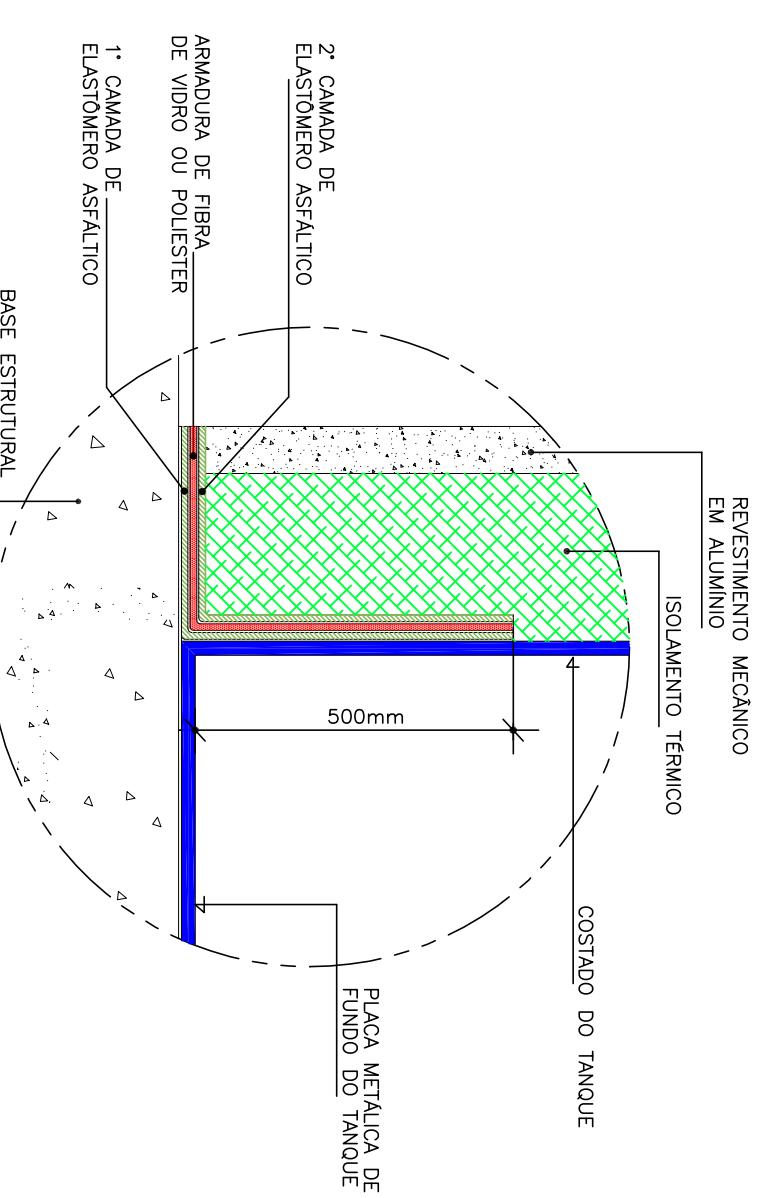

DETALHE 2
SEM ESCALA

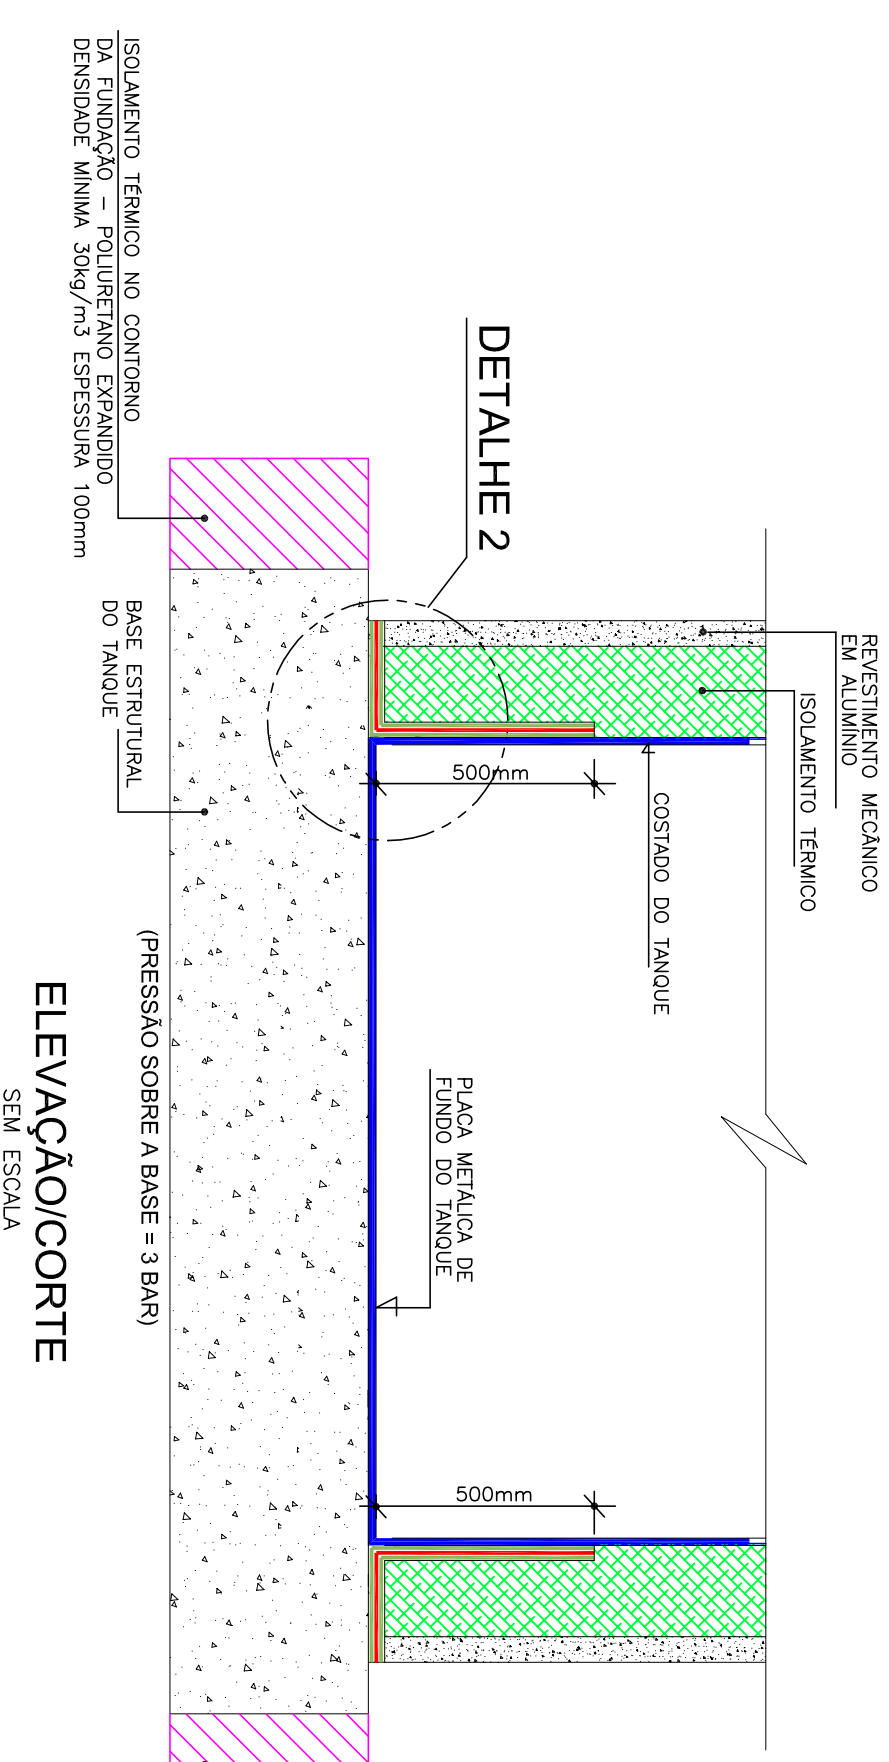

ELEVAÇÃO/CORTE
SEM ESCALA



ELEVAÇÃO/CORTE
SEM ESCALA

PROJETO EXECUTIVO	20/07/17	DATA	1/20
REV. ALTERAÇÃO		VISTO	

interPlan
www.interplan.org.br
Prestamos serviços de engenharia e arquitetura para o setor de saneamento básico e saneamento ambiental.

INTERPLAN DE CONTAS DO ESTADO DE PERNAMBURGO - TCE-PE
PÉRIODO TCE-PE (GERIÇÃO DONA HELDEN)
PROJETO: AR CONDICIONADO CENTRAL E VENTILAÇÃO MECÂNICA
DETALHE TANQUE DE TEMPERATURA
PROJETO DE ASSS REBEN DAVITA
FRANCA BARRATO DAVITA OLIVEIRA

PROJETO EXECUTIVO