




LEGENDA MECÂNICA

	DUTO DE INSUFLAMENTO NOVO
	DUTO DE AR EXTERIOR NOVO
	ALIMENTAÇÃO DE ÁGUA GELADA NOVA
	RETORNO DE ÁGUA GELADA NOVA
	ALIMENTAÇÃO DE ÁGUA GELADA EXISTENTE
	RETORNO DE ÁGUA GELADA EXISTENTE
FC	FAN COIL
FCTE	FANCOLETE
CV	CAIXA DE VENTILAÇÃO
VB	VENTILADOR BOOSTER
R-1	REGULADOR DE VAZÃO MODELO KVR-100
R-2	REGULADOR DE VAZÃO MODELO KVR-125
R-3	REGULADOR DE VAZÃO MODELO KVR-160
	PONTO DE FORÇA
	DRENAGEM SIFONADA
	PONTO D'ÁGUA ø3/4"
	REGISTRO DE BLOQUEIO
P-1	PORTA DE INSPEÇÃO 40x40cm
P-2	PORTA DE INSPEÇÃO 200x60cm
P-3	PORTA DE INSPEÇÃO 230x60cm
P.A	PRUMADA DE ÁGUA GELADA
PF-TIPO 1	220V/60Hz/1F+N+T/190W/1,4A
PF-TIPO 2	220V/60Hz/1F+N+T/95W/0,6A
PF-TIPO 3	220V/60Hz/1F+N+T/740W/4,1A
PF-SPLIT 1	220V/60Hz/1F+N+T/2,65KW/15,7A
PF-VB	220V/60Hz/1F+N+T/75W/0,45A
PF-CV	380V/60Hz/3F+N+T/0,30KW/0,9A

PLANTA BAIXA - PAVIMENTO TÉRREO (REDE DE DUTOS)
ESCALA 1/75

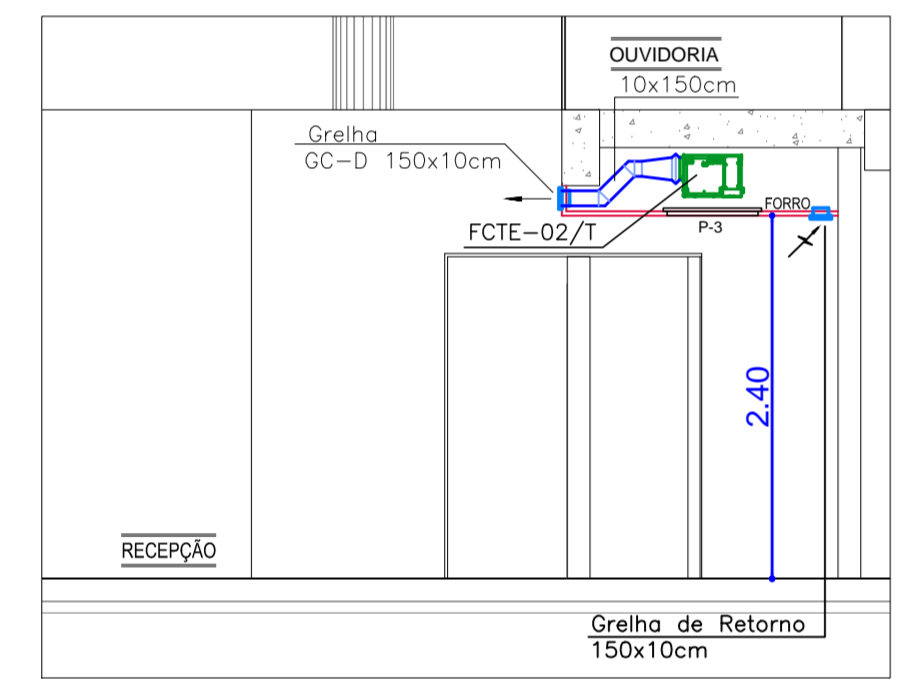

CORTE DET. 2 - TÉRREO
ESCALA 1/30



PLANTA BAIXA - PAVIMENTO TÉRREO (REDE HIDRÁULICA)
ESCALA 1/75

00	PROJETO EXECUTIVO	26/07/17
REV.	ALTERAÇÃO	DATA VISTO

interPlan www.interplan.eng.br
RUA JOÃO TUDE DE MELO, 77123
PARANAMIRIM - 52.060-010 RECIFE - PE
PABX: +55 (011) 3442-8800
interplan@interplan.eng.br

CLIENTE: TRIBUNAL DE CONTAS DO ESTADO DE PERNAMBUCO - TCE-PE
OBRA: REFORMA TCE-PE (EDIFÍCIO DOM HELDER)
PROJETO: AR CONDICIONADO CENTRAL E VENTILAÇÃO MECÂNICA

ASSINTO: PLANTA BAIXA - PAVIMENTO TÉRREO
RESPONSÁVEIS TÉCNICOS: FRANCISCO DE ASSIS RIBEIRO DANTAS **crea 4680-D/PE**
FABIANA BARRETO DANTAS GUSMÃO **crea 32130-D/PE**
PROJETO EXECUTIVO

ESCALA: 1/75 Nº DOCUMENTO: 1177-022 **RO**